






 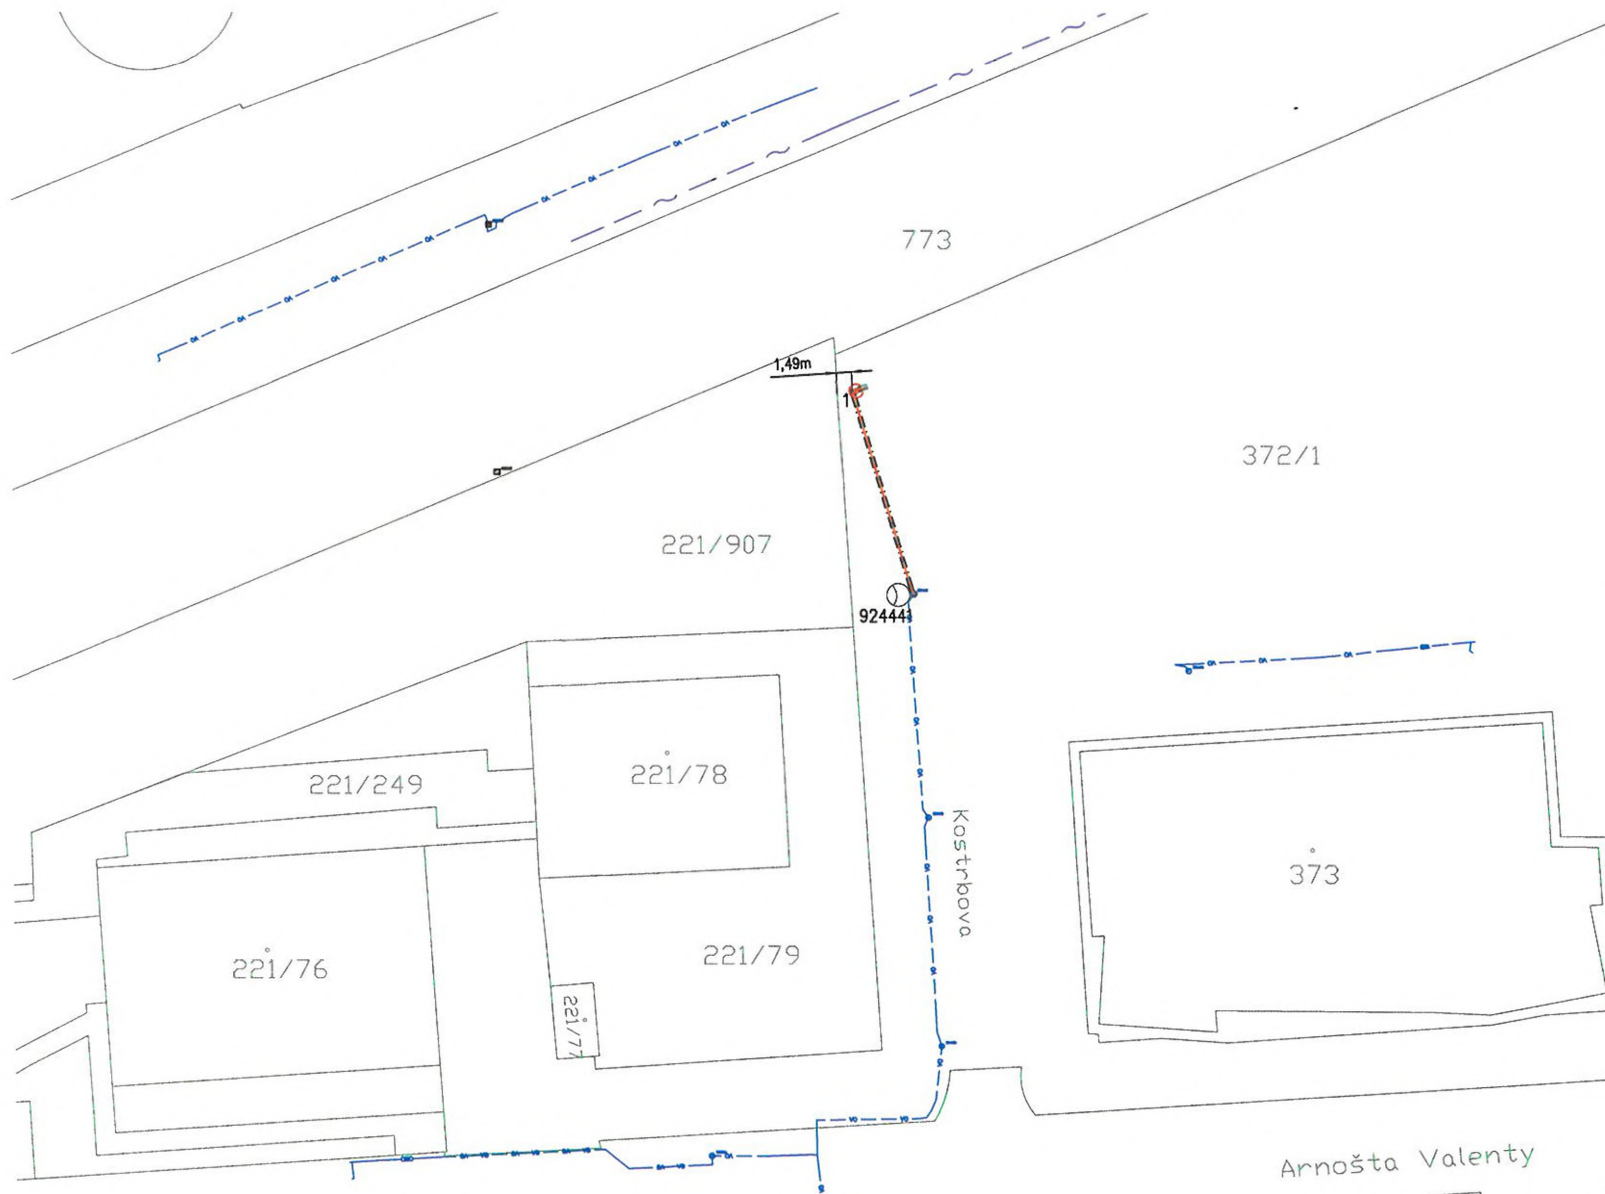


LEGENDA:

— zjmové území

INVESTOR :	MHMP, Mariánské nám. 2, Praha 1, IČ: 00064581	STUPEŇ: DUR+DSP
ZPRACOVATEL:	AZ elektroprojekce, Přemyslská 13a, Praha 8	DATUM: 5/2024
STAVBA:	Doplnění VO, ul. Kostrbova, P14-Černý Most	MĚŘITKO: 1:2500
NÁZEV:	C1 - Situace širších vztahů	LIST: 2




- LEGENDA:**
-  nový stožár 4m ocelový bezpaticový nové svítidlo STREET II S T2C, 7,6W, 977lm
 -  stávající stožár veřejného osvětlení
 -  nová trasa kabelu VO CYKY + drát FeZn #10
 -  stávající trasa kabelu VO
 -  chránička – umělohmotná trubka #110mm (na 1 kabel 1 chránička)

Napájecí soustava: 3+PEN, 3x230V/400V, 50Hz, TN-C
 Ochrana před dotykovým napětím: dle ČSN 33 2000-4-41 samočinným odpojením od zdroje a hlavním pospojováním s dobou vypnutí do 5s

- Pozn.:
- při stavbě VO je nutná koordinace s výsadbou zeleně
 - stožáry budou přizemněny zemnicím drátem FeZn #10mm
 - prostorové uspořádání kabelových sítí musí vyhovovat ČSN 73 6005
 - před zahájením výkopových prací nutno vyloučit ostatní inženýrské sítě, zakreslení
 - sítě je pouze orientační dle podkladů správce
 - kabely pod komunikací, v místě vjezdů na pozemky v místě křížení s ostatními inž. sítěmi budou uloženy v chráničce
- Délka výkopů je cca 22m.

INVESTOR :	MHMP, Mariánské nám. 2, Praha 1, IČ: 00064581	STUPEŇ: DUR+DSP
ZPRACOVATEL:	AZ elektroprojekce, Přemyslská 13a, Praha 8	DATUM: 5/2024
STAVBA:	Doplnění VO, ul. Kostrbova, P14-Černý Most	MĚŘITKA: 1:500
NÁZEV:	C2 – Katastrální situace VO	LIST: 3

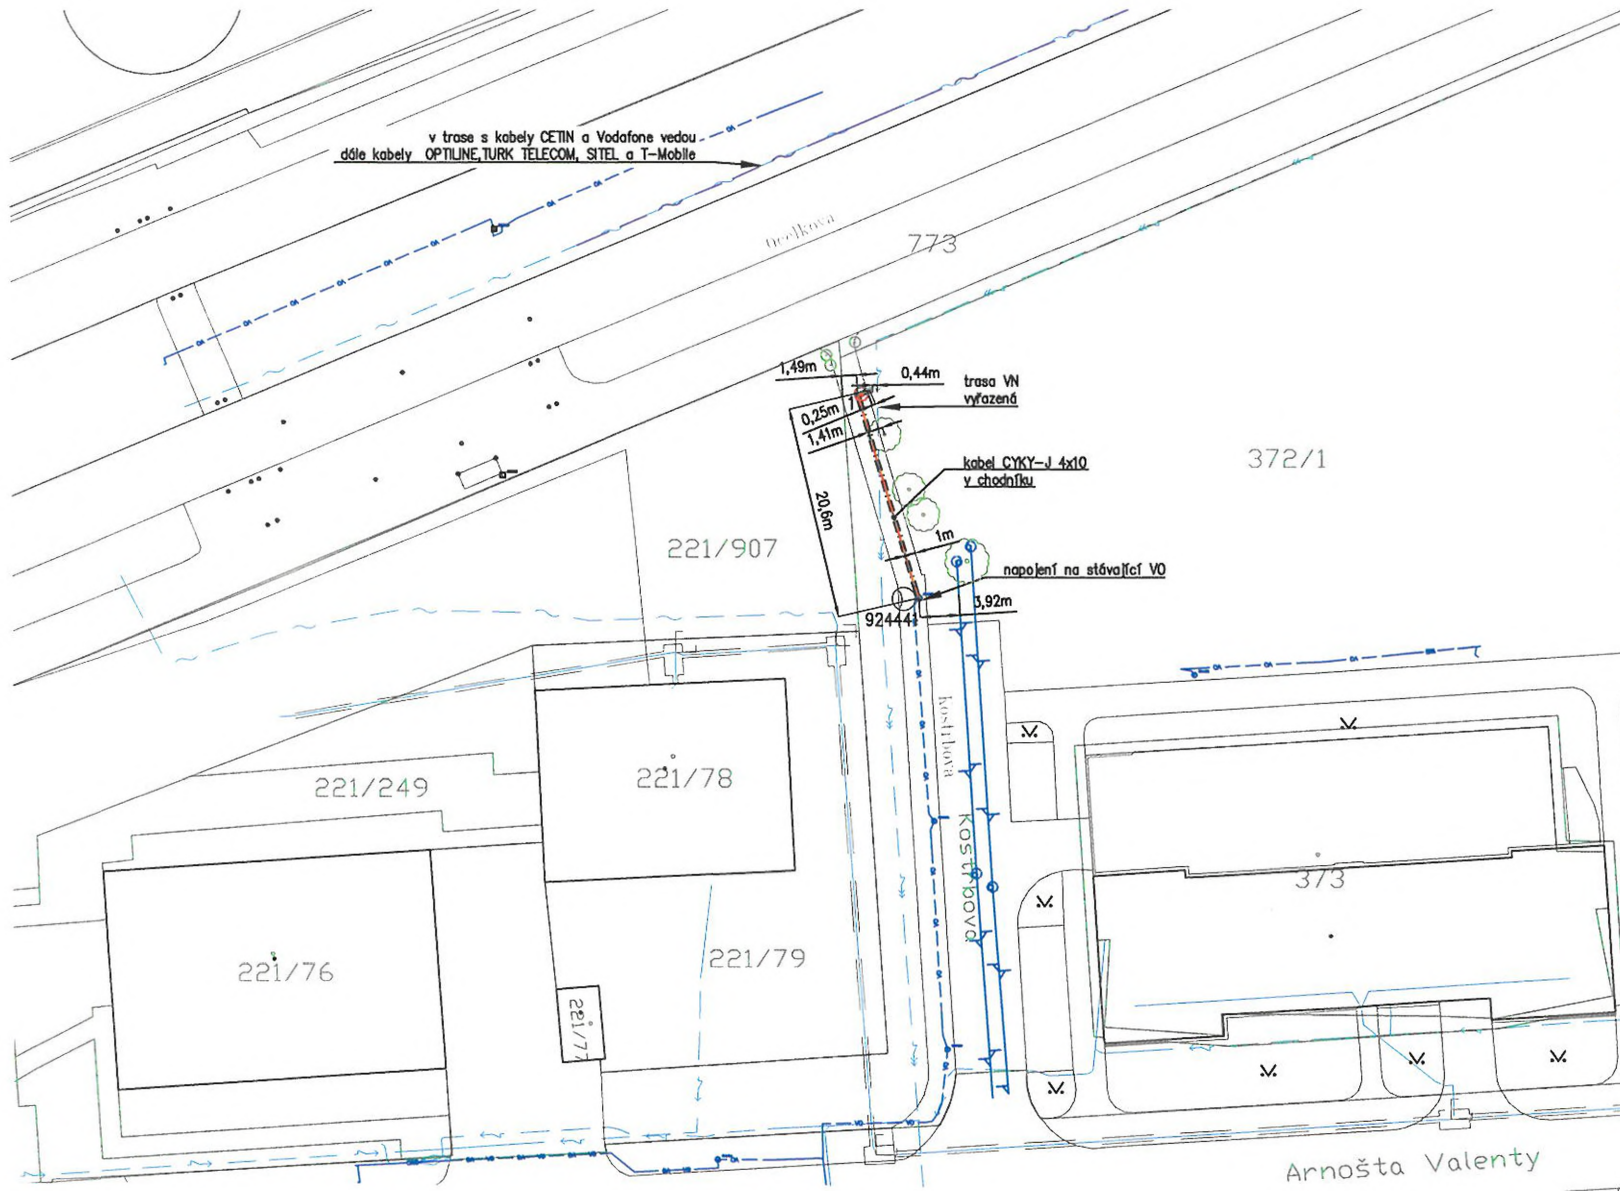


- LEGENDA:**
- nový stožár 4m ocelový bezpečnostní nové svítidlo STREET II S T2C, 7,6W, 9771m
 - stávající stožár veřejného osvětlení
 - nová trasa kabelu VO CYKY + drát FeZn #10
 - stávající trasa kabelu VO
 - chránička – umělohmotná trubka Ø110mm (na 1 kabel 1 chránička)
 - trasa kabelu NN
 - trasa kabelu VN
 - trasa kabelu VVN
 - trasa kabelů opto/SDK PRE
 - trasa kabelů CETIN
 - trasa kanalizace
 - trasa vodovodu
 - trasa plynovodu
 - trasa teplovodu
 - kolektor, kabelovod
 - Vodafon
 - trasa kabelů TMOBILE

Nápoječ soustava: 3+PEN, 3x230V/400V, 50Hz, TN-C
 Ochrana před dotykovým napětím: dle ČSN 33 2000-4-41 samočinným odpojením od zdroje a hlavním pospojováním s dobou vypnutí do 5s

Pozn.:

- při stavbě VO je nutná koordinace s výsadbou zeleně
- stožáry budou přizemněny zemnicím drátem FeZn Ø10mm
- prostorové uspořádání kabelových sítí musí vyhovovat ČSN 73 6005
- před zahájením výkopových prací nutno vytýčit ostatní inženýrské sítě, zakreslení
- sítě je pouze orientační dle podkladů správce
- kabely pod komunikací, v místě vjezdů na pozemky v místě křížení s ostatními inž. sítěmi budou uloženy v chráničce

-Délka výkopů je cca 22m.

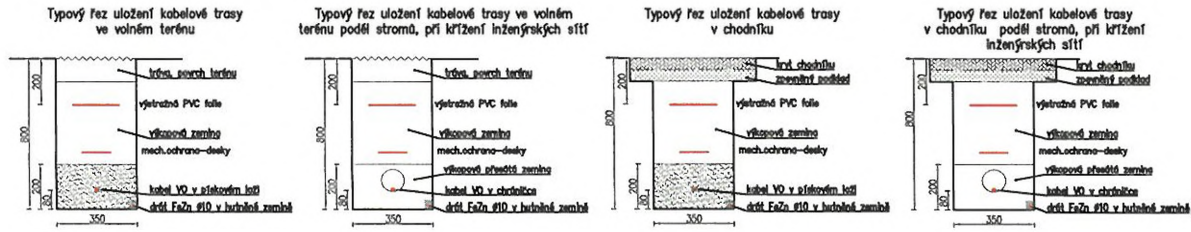

INVESTOR :	MHMP, Mariánské nám. 2, Praha 1, IČ: 00064581	STUPEŇ: DUR+DSP
ZPRACOVATEL:	AZ elektroprojekce, Přemyslská 13a, Praha 8	DATUM: 5/2024
STAVBA:	Doplnění VO, ul. Kostrova, P14-Černý Most	MĚŘÍTKO: 1:500
NÁZEV:	C3 – Koordinační situace VO	LIST: 4

DOPRAVNÍ ZNAČENÍ PRAHA s.r.o.
 Křehohorská 425/84c
 109 00 Praha - Dolní Měcholupy
 www.znaceni Praha.cz
 dopravni@znaceni Praha.cz
 ANCE Doplňkové VZ ul. Křehohorská, Písek, Česká republika

OBEDNÁVATEL: CZJ, s.r.o.

PRŮMĚR: 1
Měřítko: 1:200
Stavba: Zřízení 1000 mm široké zóny pro zastavení vozů
Průběh: A3

